



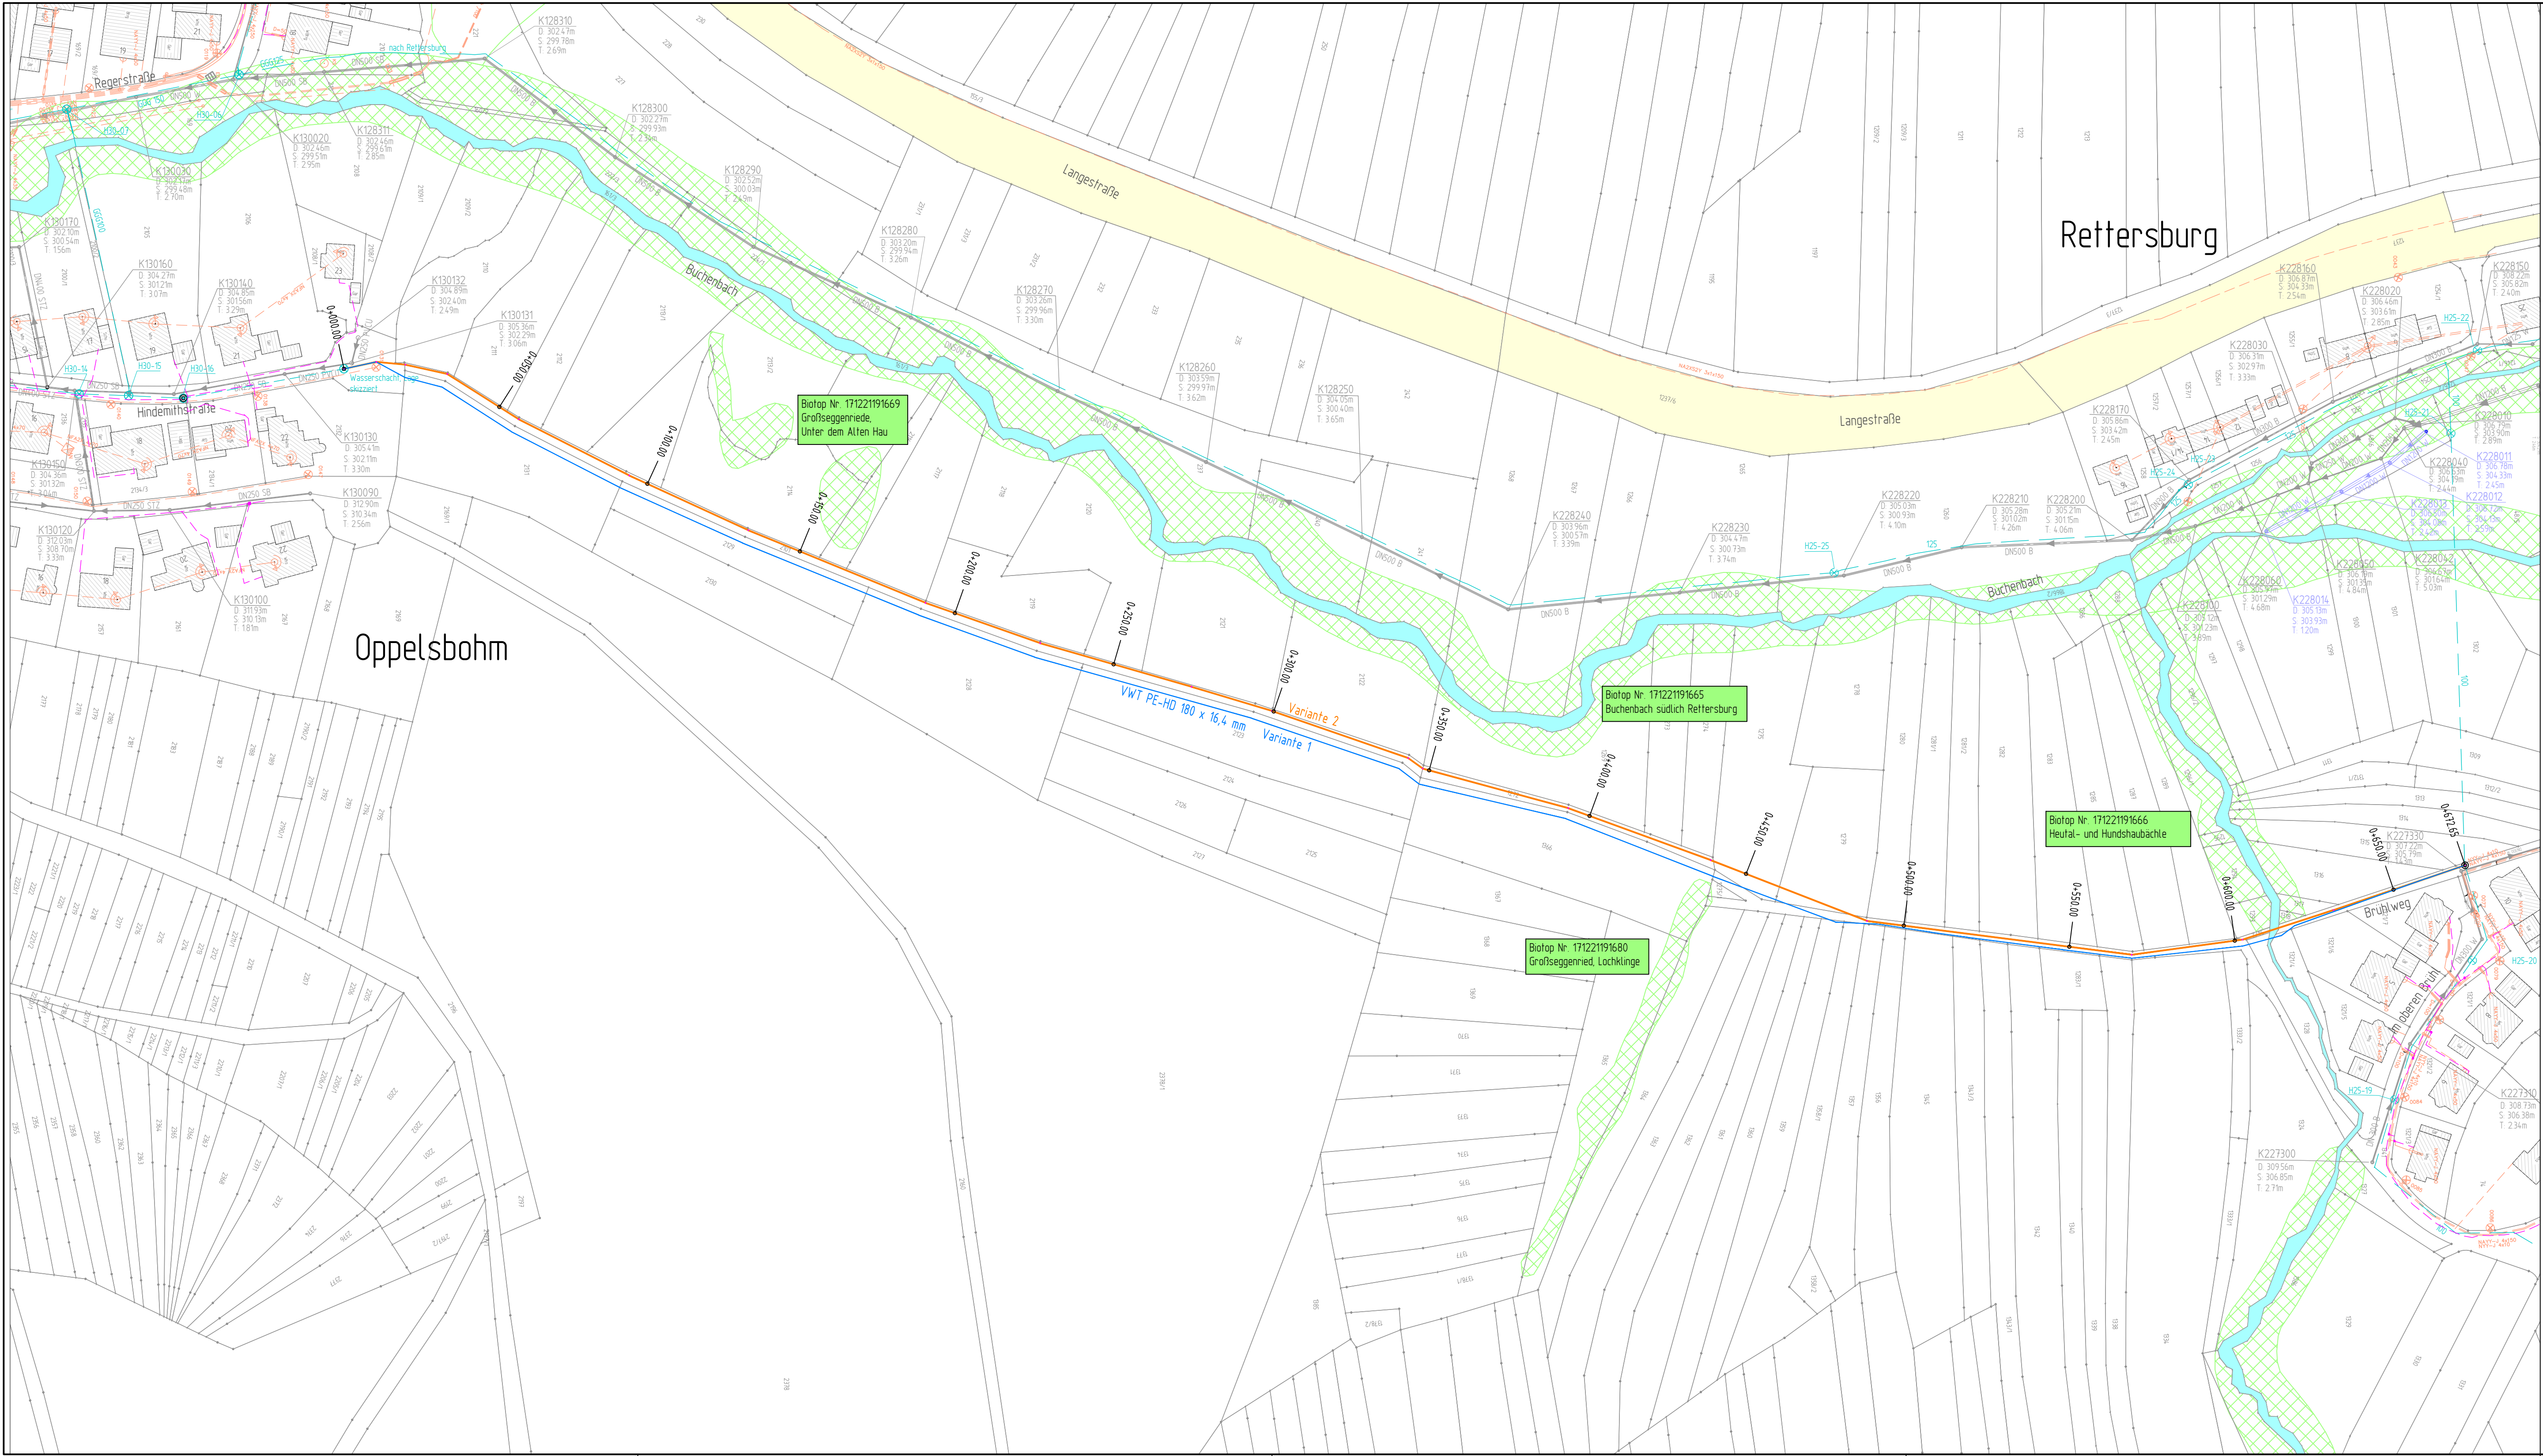

Legende

- Wasserleitungen im Bestand
- bestehender Mischwasserkanal
- Planung neue Trinkwasserleitung (Variante 1)
- Planung neue Trinkwasserleitung (Variante 2)
- bestehende Kabel Syna
- bestehende Kabel Telekom
- Biotop

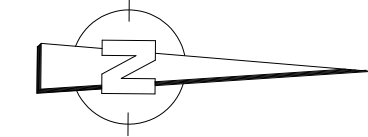

2740-110

Unterirdische Leitungen sind nicht unbedingt vollständig und nur soweit bekannt eiskizziert. Bei Grabarbeiten ist der Ausführende nicht von der Erkundungs- und Sorgfaltspflicht entbunden.

Höhen in		
ERGÄNZUNGEN	DATUM	NR.

BAUHERR: Gemeinde Berglen
Beethovenstraße 14-20
73663 Berglen



ANERKANNT
DER BAUHERR:

PROJEKT: Trinkwasserkonzeption Berglen
Oppelsbohm-Rettersburg

PLANUNGSSTAND: VORENTWURF

PLANBEZEICHNUNG: Lageplan Trassenvarianten Wasserleitung		
PROJ. NR.: 2740	MASSSTAB: 1:1000	PLANGRÖSSE: 1160 x 445
PLAN NR.: 2740-110	GEZEICHNET: md / Tr	GEPRÜFT: Riker
PROGRAMM: ACAD	PFAD / DATEI: Projekte/2740/CAD/200	

Riker + Rebmann

BERATUNG PLANUNG BAULEITUNG
VERKEHRSANLAGEN
WASSERVERSORGUNG
ABWASSERBESEITIGUNG
ZERTIFIZIERTE KANALSANIERUNGSBERATUNG
PROJEKTMANAGEMENT

RIKER + REBMAN BERATENDE INGENIEURE, PartG mbB
D-71540 MURRHARDT NAGELSTRASSE 2
TEL.: 07192/93599-0 FAX.: 07192/93599-19 E-MAIL: INGENIEURE@RIKER-REBMAN.DE

DATUM: 27.05.2020 GEFERTIGT: